


PRZEDSIĘBIORSTWO PROJEKTOWO-WYKONAWCZE „SAN-INSTAL” SPÓŁKA CYWILNA 07-410 Ostrołęka, ul. Kilińskiego 39/3, tel. 0 29-764-20-61		Skala: 1:1000
Inwestor: GMINA MAŁKINIA GÓRNA 07-320 MAŁKINIA GÓRNA, UL. PRZECHDNIA 1		Faza: P.T.
Temat: PROJEKT BUDOWLANY SIECI WODOCIĄGOWEJ Z PRZYŁĄCZAMI W M. BŁĘDNICA		
Treść: PROJEKT ZAGOSPODAROWANIA TERENU W M. DANILÓWKA PIERWSZA, KANKOWO		Data: VIII.2011
Projektował	mgr inż. Bożena Godlewska, upr. proj. nr 113/90/Os w specjalności instalac- inżynierskiej w zakresie sieci i instalacji sanitarnych do sporządzania projektów sieci i instalacji sanitarnych bez ograniczeń	NR RYS. 6
Sprawdził	mgr Tomasz Krześlak upr. proj. nr 5/98/Os w specjalności instalacyjnej w zakresie sieci, instalacji i urządzeń wod-kan, ciepłych, went. i gazowych do projektowania bez ograniczeń	

STAROSTWO POWIATOWE
w Ostrowi Mazowieckiej
Wydział Geodezji, Kartografii i Gospodarki Nieruchomościami
Ośrodek Dokumentacji Geodezyjnej i Kartograficznej

W obszarze oznaczonym linią niebieską dokonano
aktualizacji treści mapy zasadniczej.
Dokumenty z pomiaru uzupalniającego przyjęto do zasobu
powiatowego w dniu 10.11.2010
i zawiadczono wano pod nr 1500-29/2010

Niniejsza mapa może służyć do celów projektowych.
Projektowane obiekty budowlane wymagające pozwolenia na
budowę podlegają wytyczeniu i inwentaryzacji wykonawczej
przez jednostki uprawnione do wykonywania prac geodezyjnych.
Ostrów Maz. dnia: 10.11.2010

Z up. Starosty
mgr inż. Beata Spoto
Kierownik Ośrodka Dokumentacji
Geodezyjnej i Kartograficznej

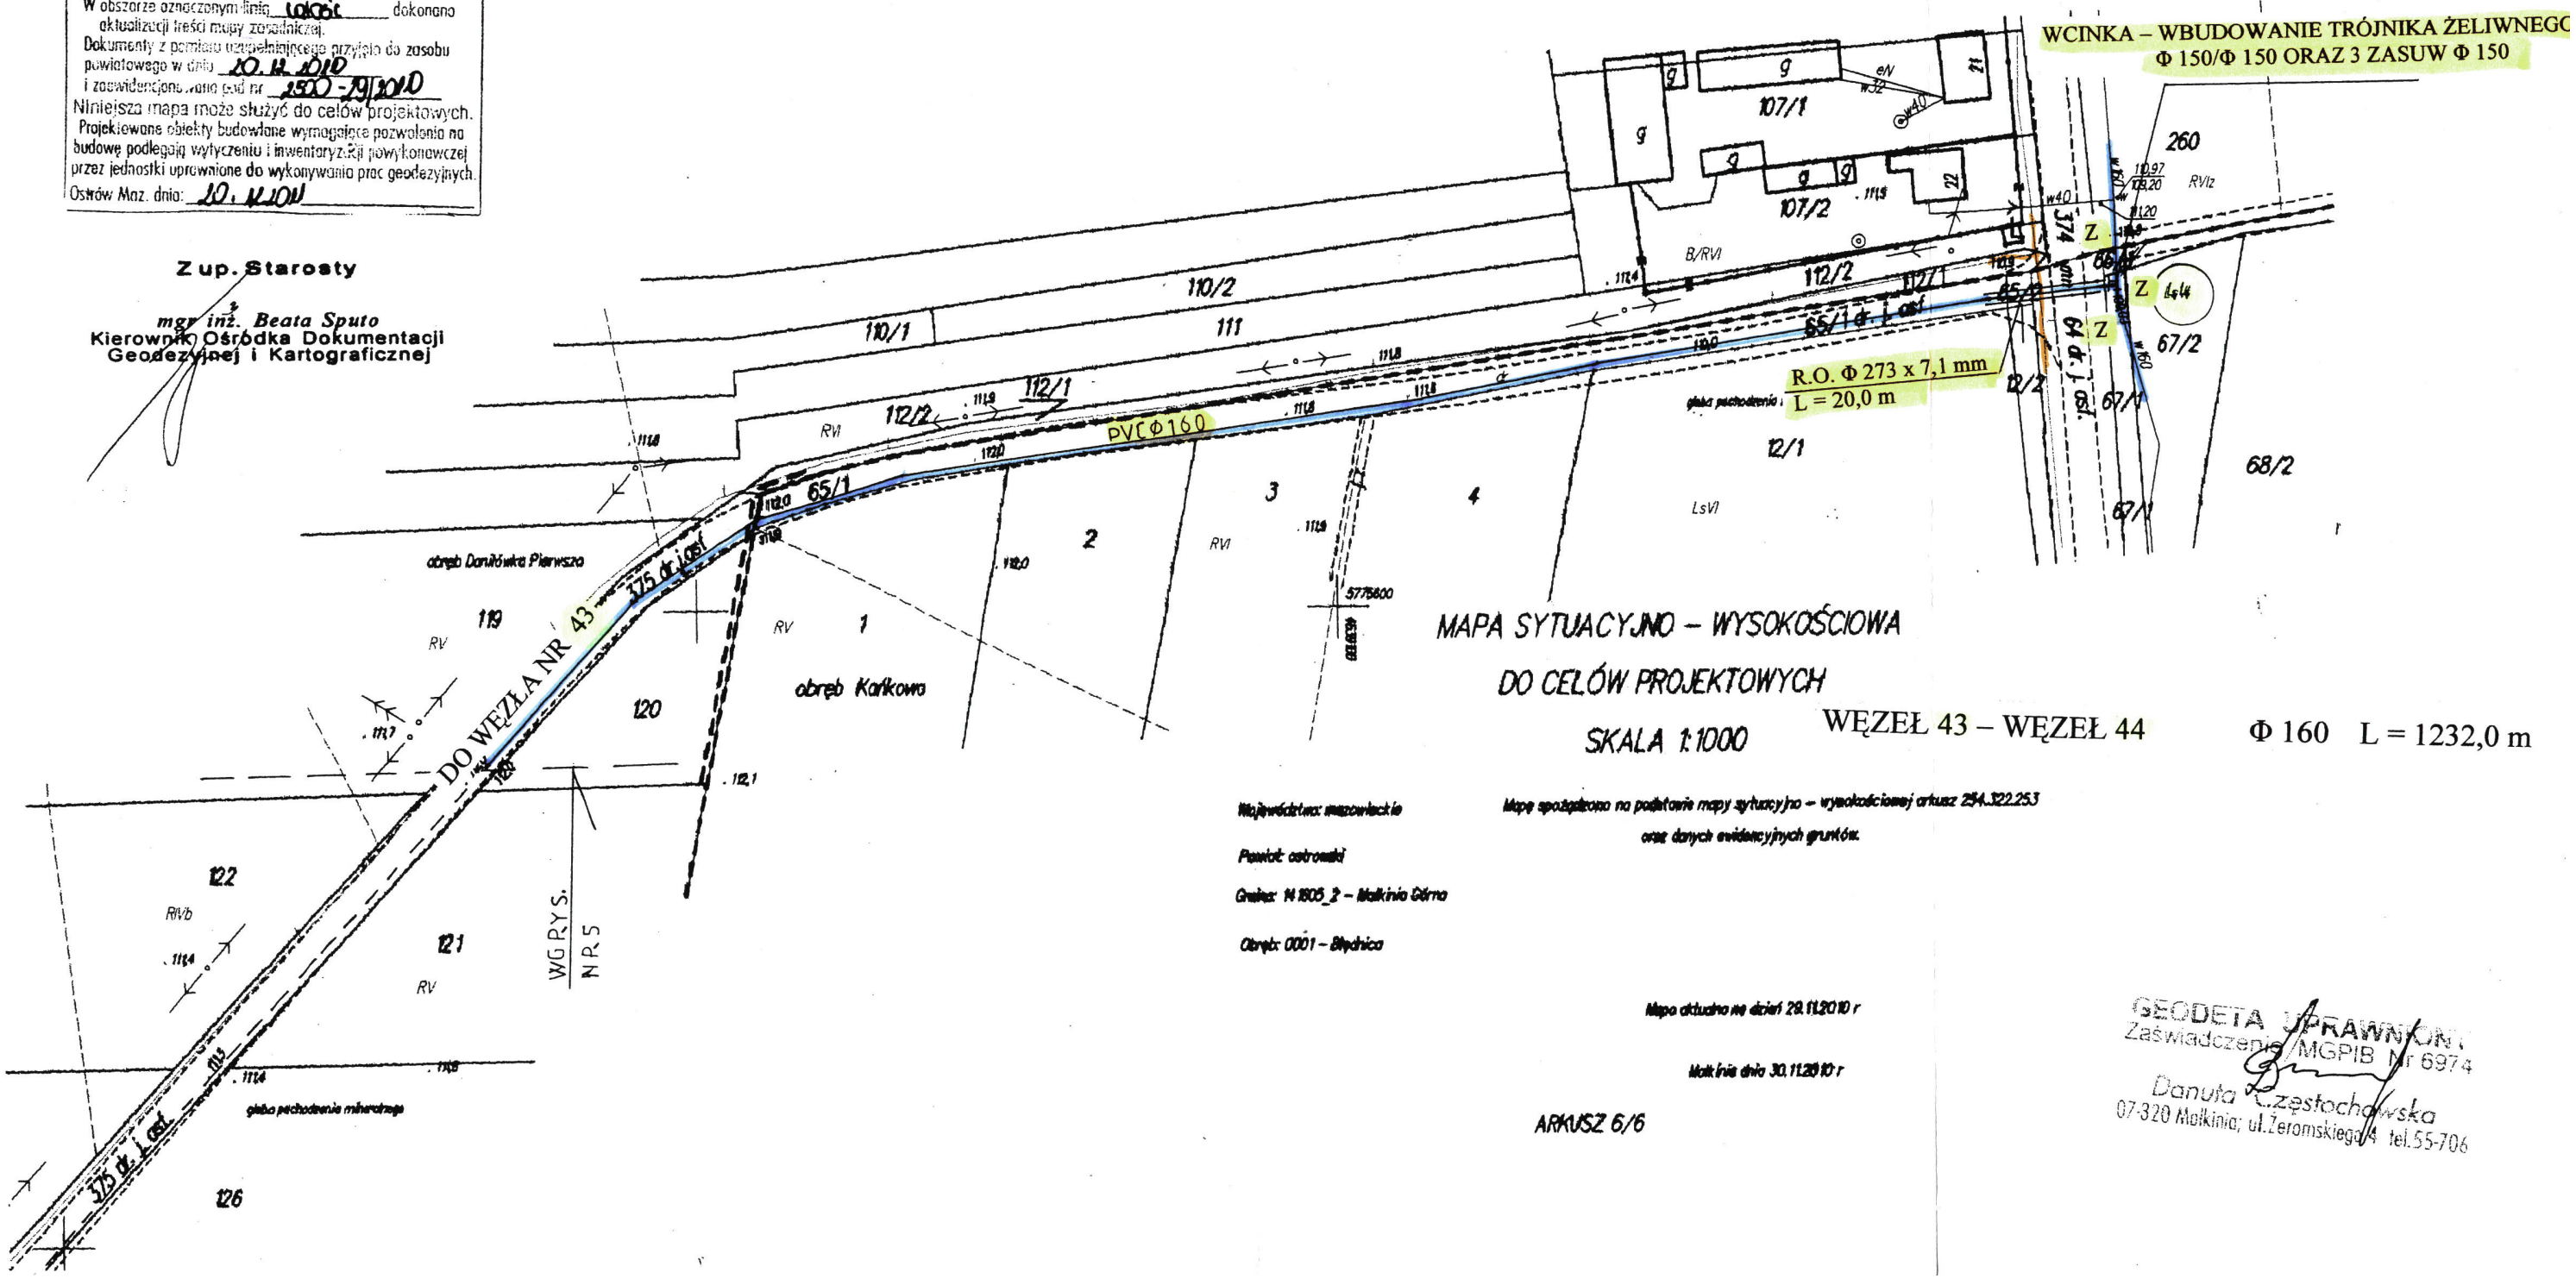

MAPA SYTUACYJNO - WYSOKOŚCIOWA
DO CELÓW PROJEKTOWYCH
SKALA 1:1000 WĘZEŁ 43 - WĘZEŁ 44 Ø 160 L = 1232,0 m

Miejscowość: mazowieckie
Powiat: ostrowski
Gmina: N 805_2 - Małkinia Górna
Obręb: 0001 - Błędzica

Mapa sporządzona na podstawie mapy sytuacyjno - wysokościowej arkusz 254.322.253
oraz danych ewidencyjnych gruntów.

Mapa aktualna na dzień 28.11.2010 r
Małkinia dnia 30.11.2010 r

ARKUSZ 6/6

GEODETA UPRAWNIONY
Zaświadczenie MGPIB Nr 6974
Danuta Czestochowska
07-320 Małkinia, ul. Zeromskiego 4 tel. 55-706